



**PLANTA DE COBERTURA**  
ESCALA = 1 : 50

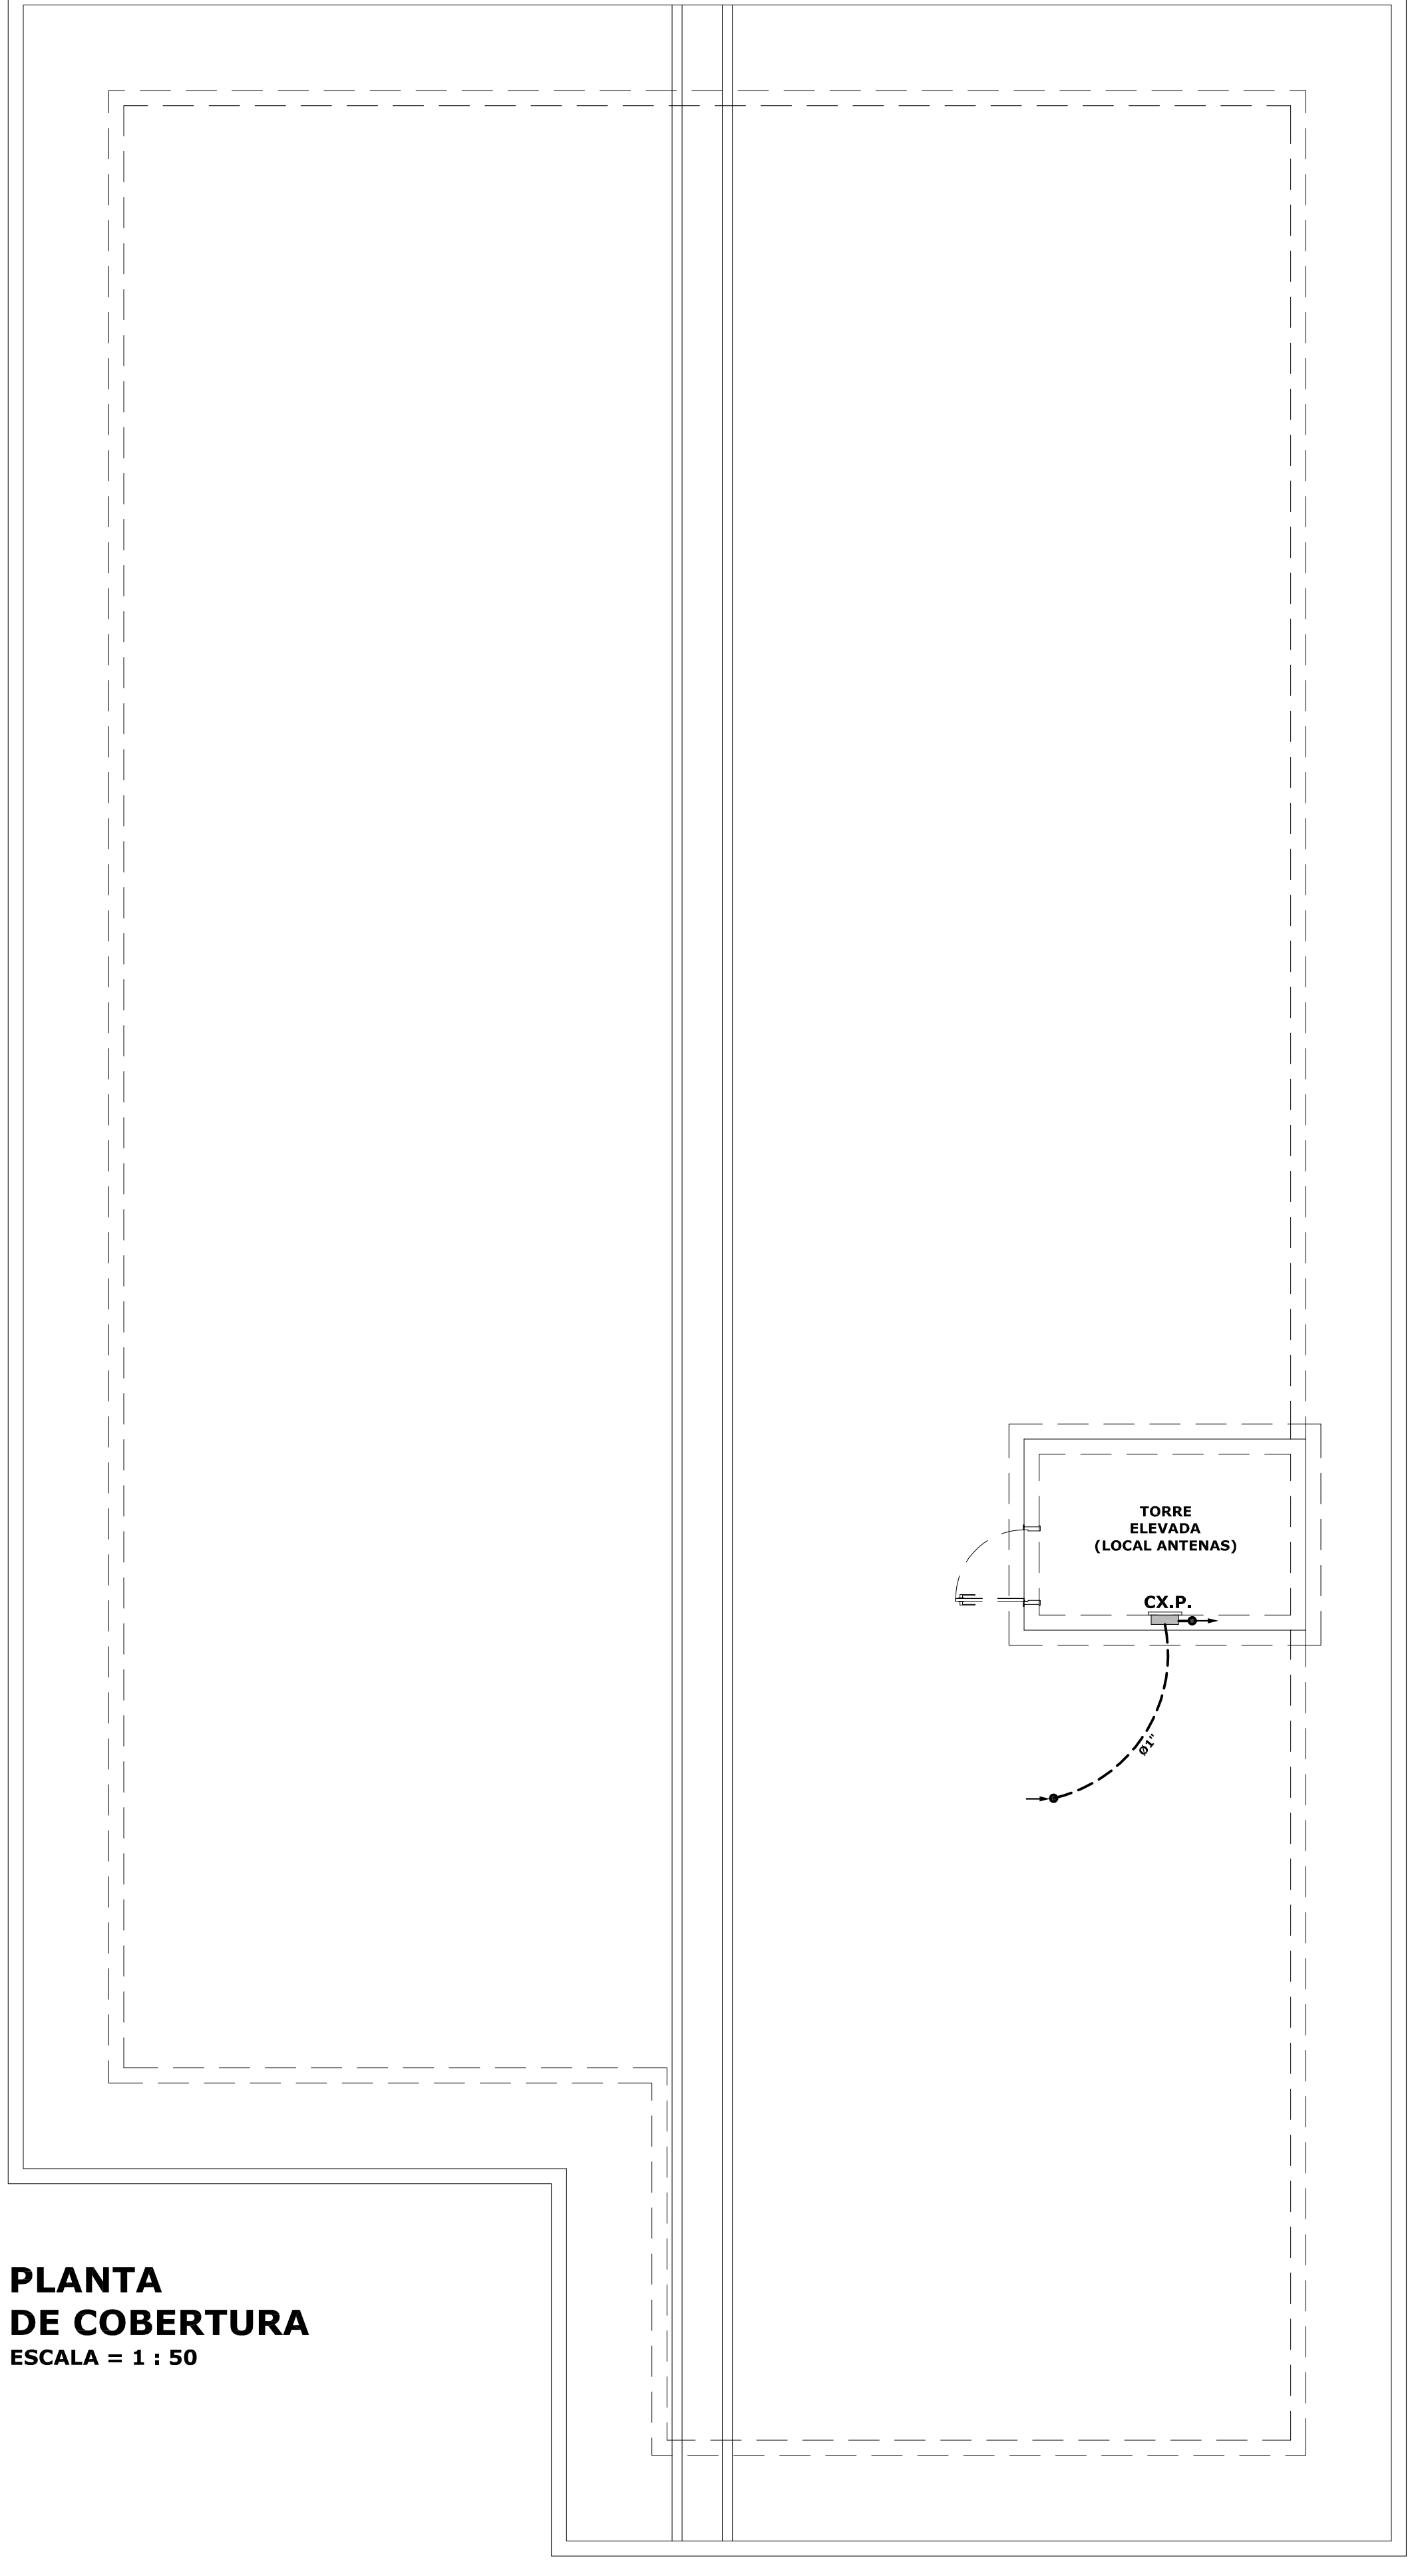


**PLANTA BAIXA PAVIMENTO TERREO**  
ESCALA = 1 : 50

**RUA ALEXANDRE WALTER ROESLER**

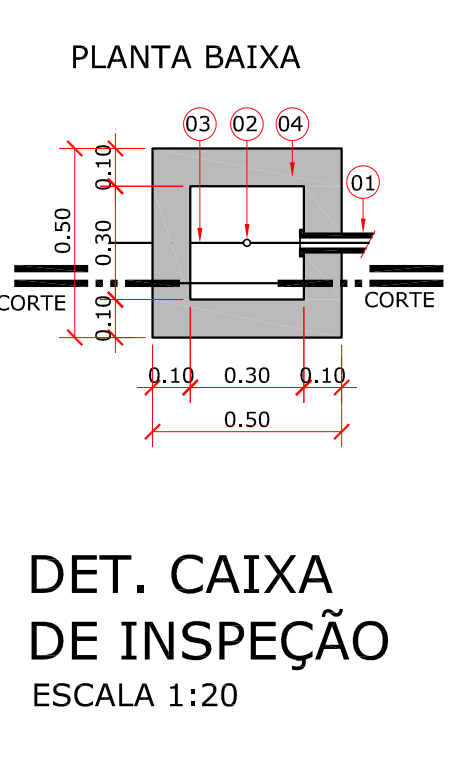


**DET. CAIXA DE INSPEÇÃO**  
ESCALA 1:20

- 1 - ELETRODUTO DE Ø 1"
- 2 - CONECTOR
- 3 - CONDUTOR # 35,0mm
- 4 - PAREDE 100mm
- 5 - TAMPA DE CONCRETO
- 6 - ALÇA RETRÁTIL
- 7 - HASTE TERRA Ø 5/8" x 2400mm

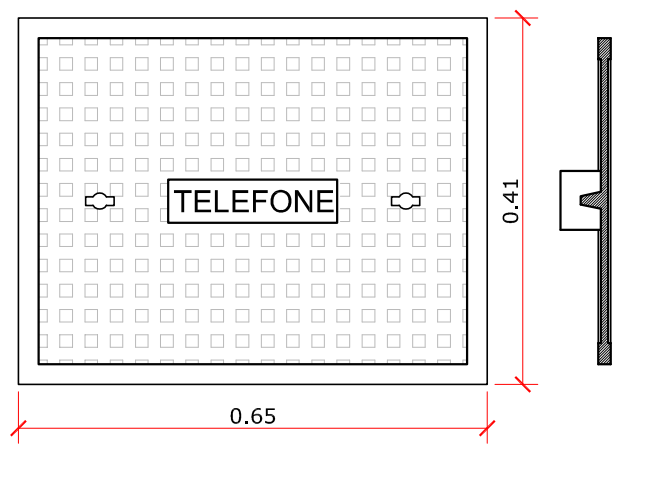

**DET. TAMPA DE FERRO**  
ESCALA RELATIVA

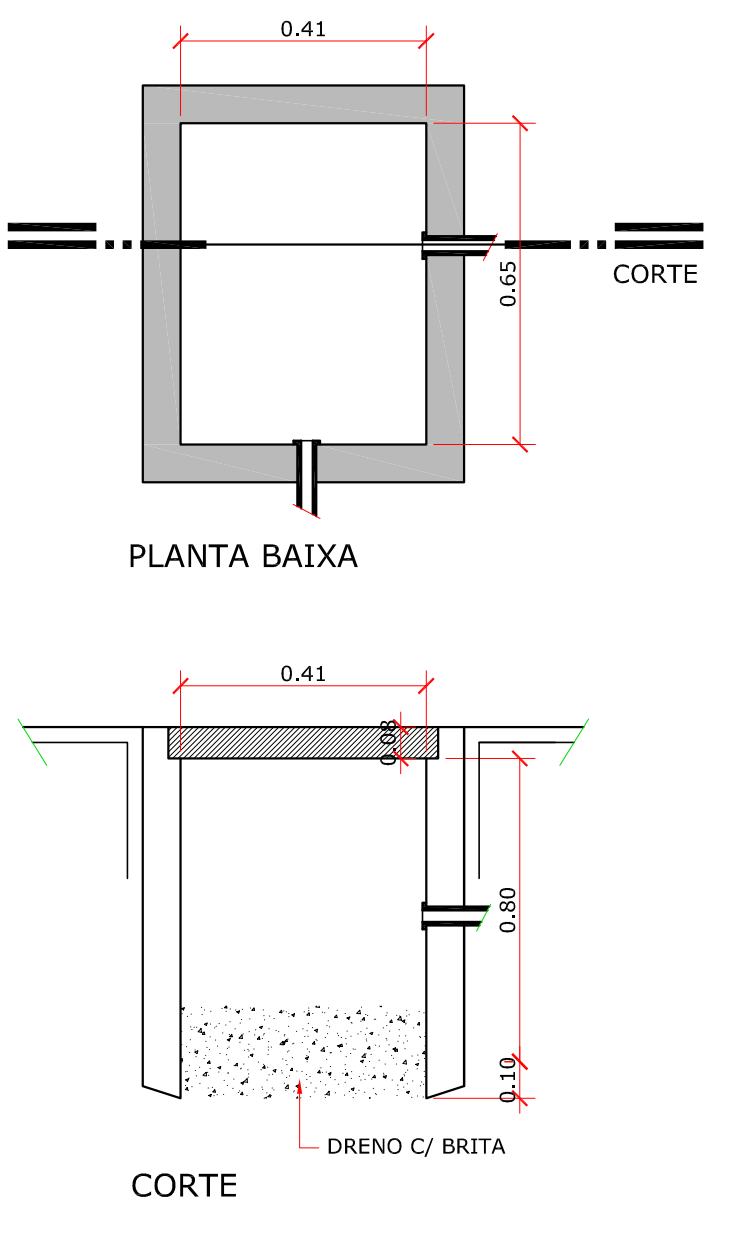

**PLANTA BAIXA**

**CORTE**

- NOTAS:**
- 1 - AS ESPESURAS DAS PAREDES DA CAIXA SÃO: 150mm PARA TJOLOS MAÇIÇOS 100mm PARA CONCRETO
  - 2 - AS DIMENSÕES APRESENTADAS SÃO OS VALORES MÍNIMOS EXIGIDOS
  - 3 - AS DIMENSÕES ENTRE PARENTESES REFEREM-SE A CAIXA DE PASSAGEM SUBTERRÂNEA, PARA CABOS DE SAÍDA DE BAIXA TENSÃO EM UNIDADES CONSUMIDORAS ATENDIDAS COM TRANSFORMADOR DE ATÉ 75 KVA
  - 4 - O MATERIAL DA TAMPA E DA BASE PARA TAMPA DA CAIXA DE PASSAGEM, É DE FERRO FUNDIDO, ( 21 Kg/mm<sup>3</sup> ) E O ACABAMENTO, BETUMADO

**DET. CAIXA DE PASSAGEM**  
ESCALA = 1:20

LEGENDA LÓGICA	
	ELETRODUTO NO TETO
	ELETRODUTO NO PISO
	INTERFONE
	CAMPAINHA - INTERFONE
	PONTO PARA ANTENA DE TV
	EXTENSÃO (TELEFONE E INTERNET)
	PONTO CÂMERA
	TUBULAÇÃO QUE SOBE
	TUBULAÇÃO QUE DESCE
	QPS - QUADRO DE PROTEÇÃO GERAL
	QPD - QUADRO DE PROTEÇÃO E DISTRIBUIÇÃO

VISTOS LEGAIS

**PROJETO LÓGICA**

OBRA: PROJETO CENTRO DE REFERÊNCIA DE ASSISTÊNCIA SOCIAL - CRAS

LOCAL: RUA ALEXANDRE WALTER ROESLER, LOTE 03, CENTRO - IPIRA - SC.

CONTEÚDO: PLANTA BAIXA PAVIMENTO TERREO, PLANTA DE COBERTURA, LEGENDA E DETALHES.

REVISÃO: 14 DE FEV. DE 2020

DATA: 20 DE MARÇO DE 2019

ESCALA: INDICADAS

RESP. TÉCNICO: MICHEL ALBERTI - ENGENHEIRO CIVIL CREA SC 812026

DESENHO: JOHANNES P. B.

PROPRIETÁRIO: PREFEITURA MUNICIPAL DE IPIRA - SC CREA SC 82.814-200/000146

PROMOVA: **LOG. 16/16**