


DETALHE DO SISTEMA DE TRATAMENTO DE EFLUENTES

(FOSSA SÉPTICA E SUMIDOURO)
A TABELA DE CÁLCULOS DA STE ESTÁ EM ANEXO,
PARTE INTEGRANTE DESTA PROJETO.

(VER DISPOSIÇÃO DO SISTEMA EM PLANTA BAIXA)

ESCALA 1:20

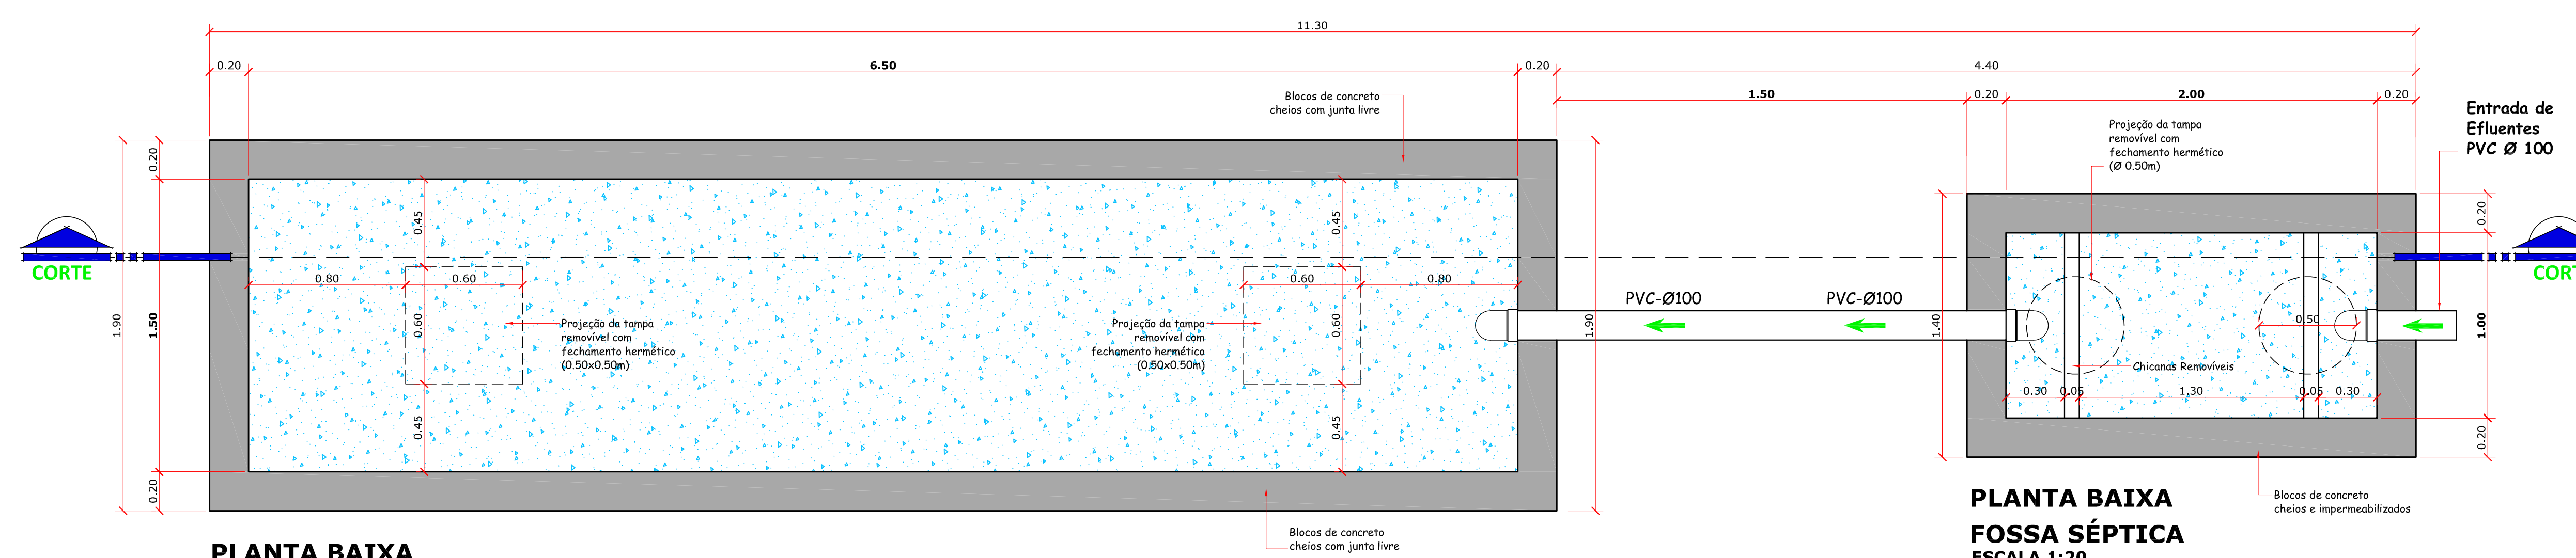


PLANTA BAIXA SUMIDOURO
ESCALA 1:20

PLANTA BAIXA FOSSA SÉPTICA
ESCALA 1:20

| LEGENDA SANITÁRIA | |
|-------------------|--|
| | TUBO DE QUEDA ESGOTO/ÁGUA FRIA/VENTILAÇÃO/ÁGUAS PLUVIAIS |
| | (CX.I.) - CAIXA DE INSPEÇÃO |
| | (CX.G.) - CAIXA DE GORDURA |
| | CAIXA SIFONADA (CS) |
| | RALO (R) |
| | (T.E.P.) - TUBULAÇÃO DE ESGOTO PRIMÁRIO |
| | (T.E.S.) - TUBULAÇÃO DE ESGOTO SECUNDÁRIO |
| | (TP) - TUBULAÇÃO DE ESGOTO PLUVIAL |
| | (TV) - TUBULAÇÃO DE VENTILAÇÃO |
| | (TG) - TUBULAÇÃO DE ESGOTO DE GORDURA |

| |
|--------------------------------------|
| INCLINAÇÃO PARA TUBOS Ø 150mm - 1:1% |
| INCLINAÇÃO PARA TUBOS Ø 100mm - 1:1% |
| INCLINAÇÃO PARA TUBOS Ø 75mm - 1:2% |
| INCLINAÇÃO PARA TUBOS Ø 50mm - 1:2% |

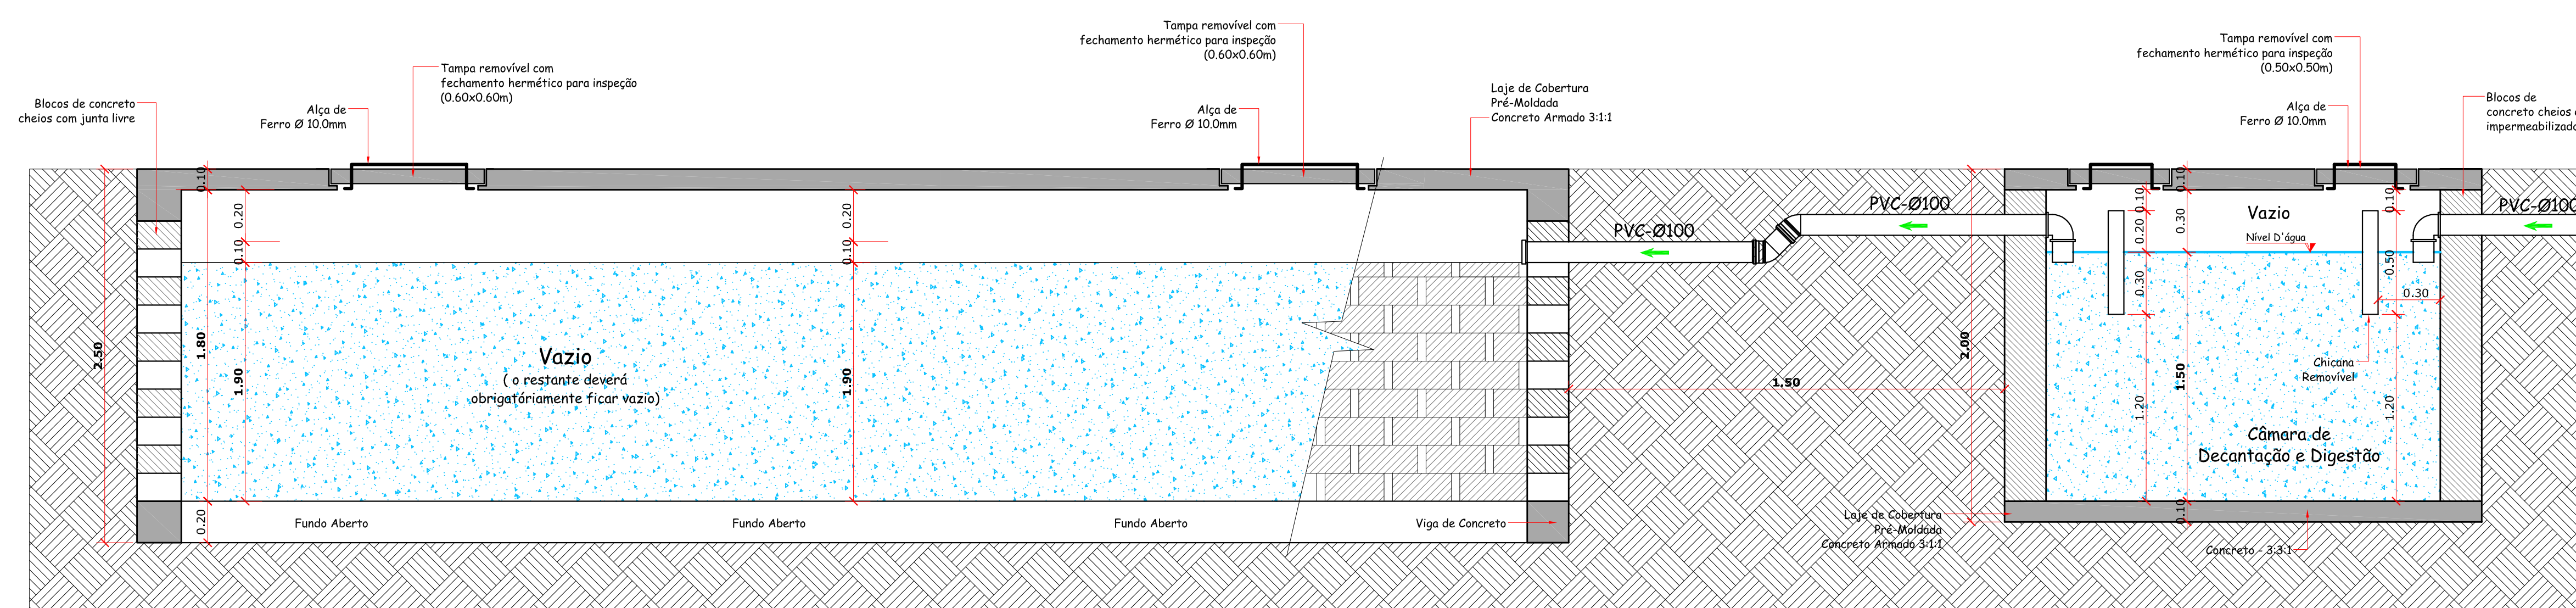

CORTE SUMIDOURO
ESCALA 1:20

CORTE FOSSA SÉPTICA
ESCALA 1:20

VISTOS LEGAIS:

| | |
|----------------|---|
| PROJETO: | PROJETO SANITÁRIO |
| OBRA: | PROJETO CENTRO DE REFERÊNCIA DE ASSISTÊNCIA SOCIAL - CRAS |
| LOCAL: | RUA ALEXANDRE WALTER ROESLER, LOTE 03, CENTRO - IPIRA - SC. |
| CONTEÚDO: | SISTEMA DE TRATAMENTO DE EFLUENTES. |
| RESP. TÉCNICO: | MICHEL ABERNÉ / ENGENHEIRO CIVIL / CREA SC 80.032-6 |
| PROPRIETÁRIO: | PREFEITURA MUNICIPAL DE IPIRA - SC / CNPJ: 82.814.280/0001-65 |
| PREVISO: | 14 DE FEV. DE 2020 |
| DATA: | 20 DE MARÇO DE 2019 |
| ESCALA: | INDICADAS |
| DESENHO: | JOHANNES P. B. |
| FRANCA: | SAN. 10/16 |